



受信機の配置図
様式9—1（1階平面図）

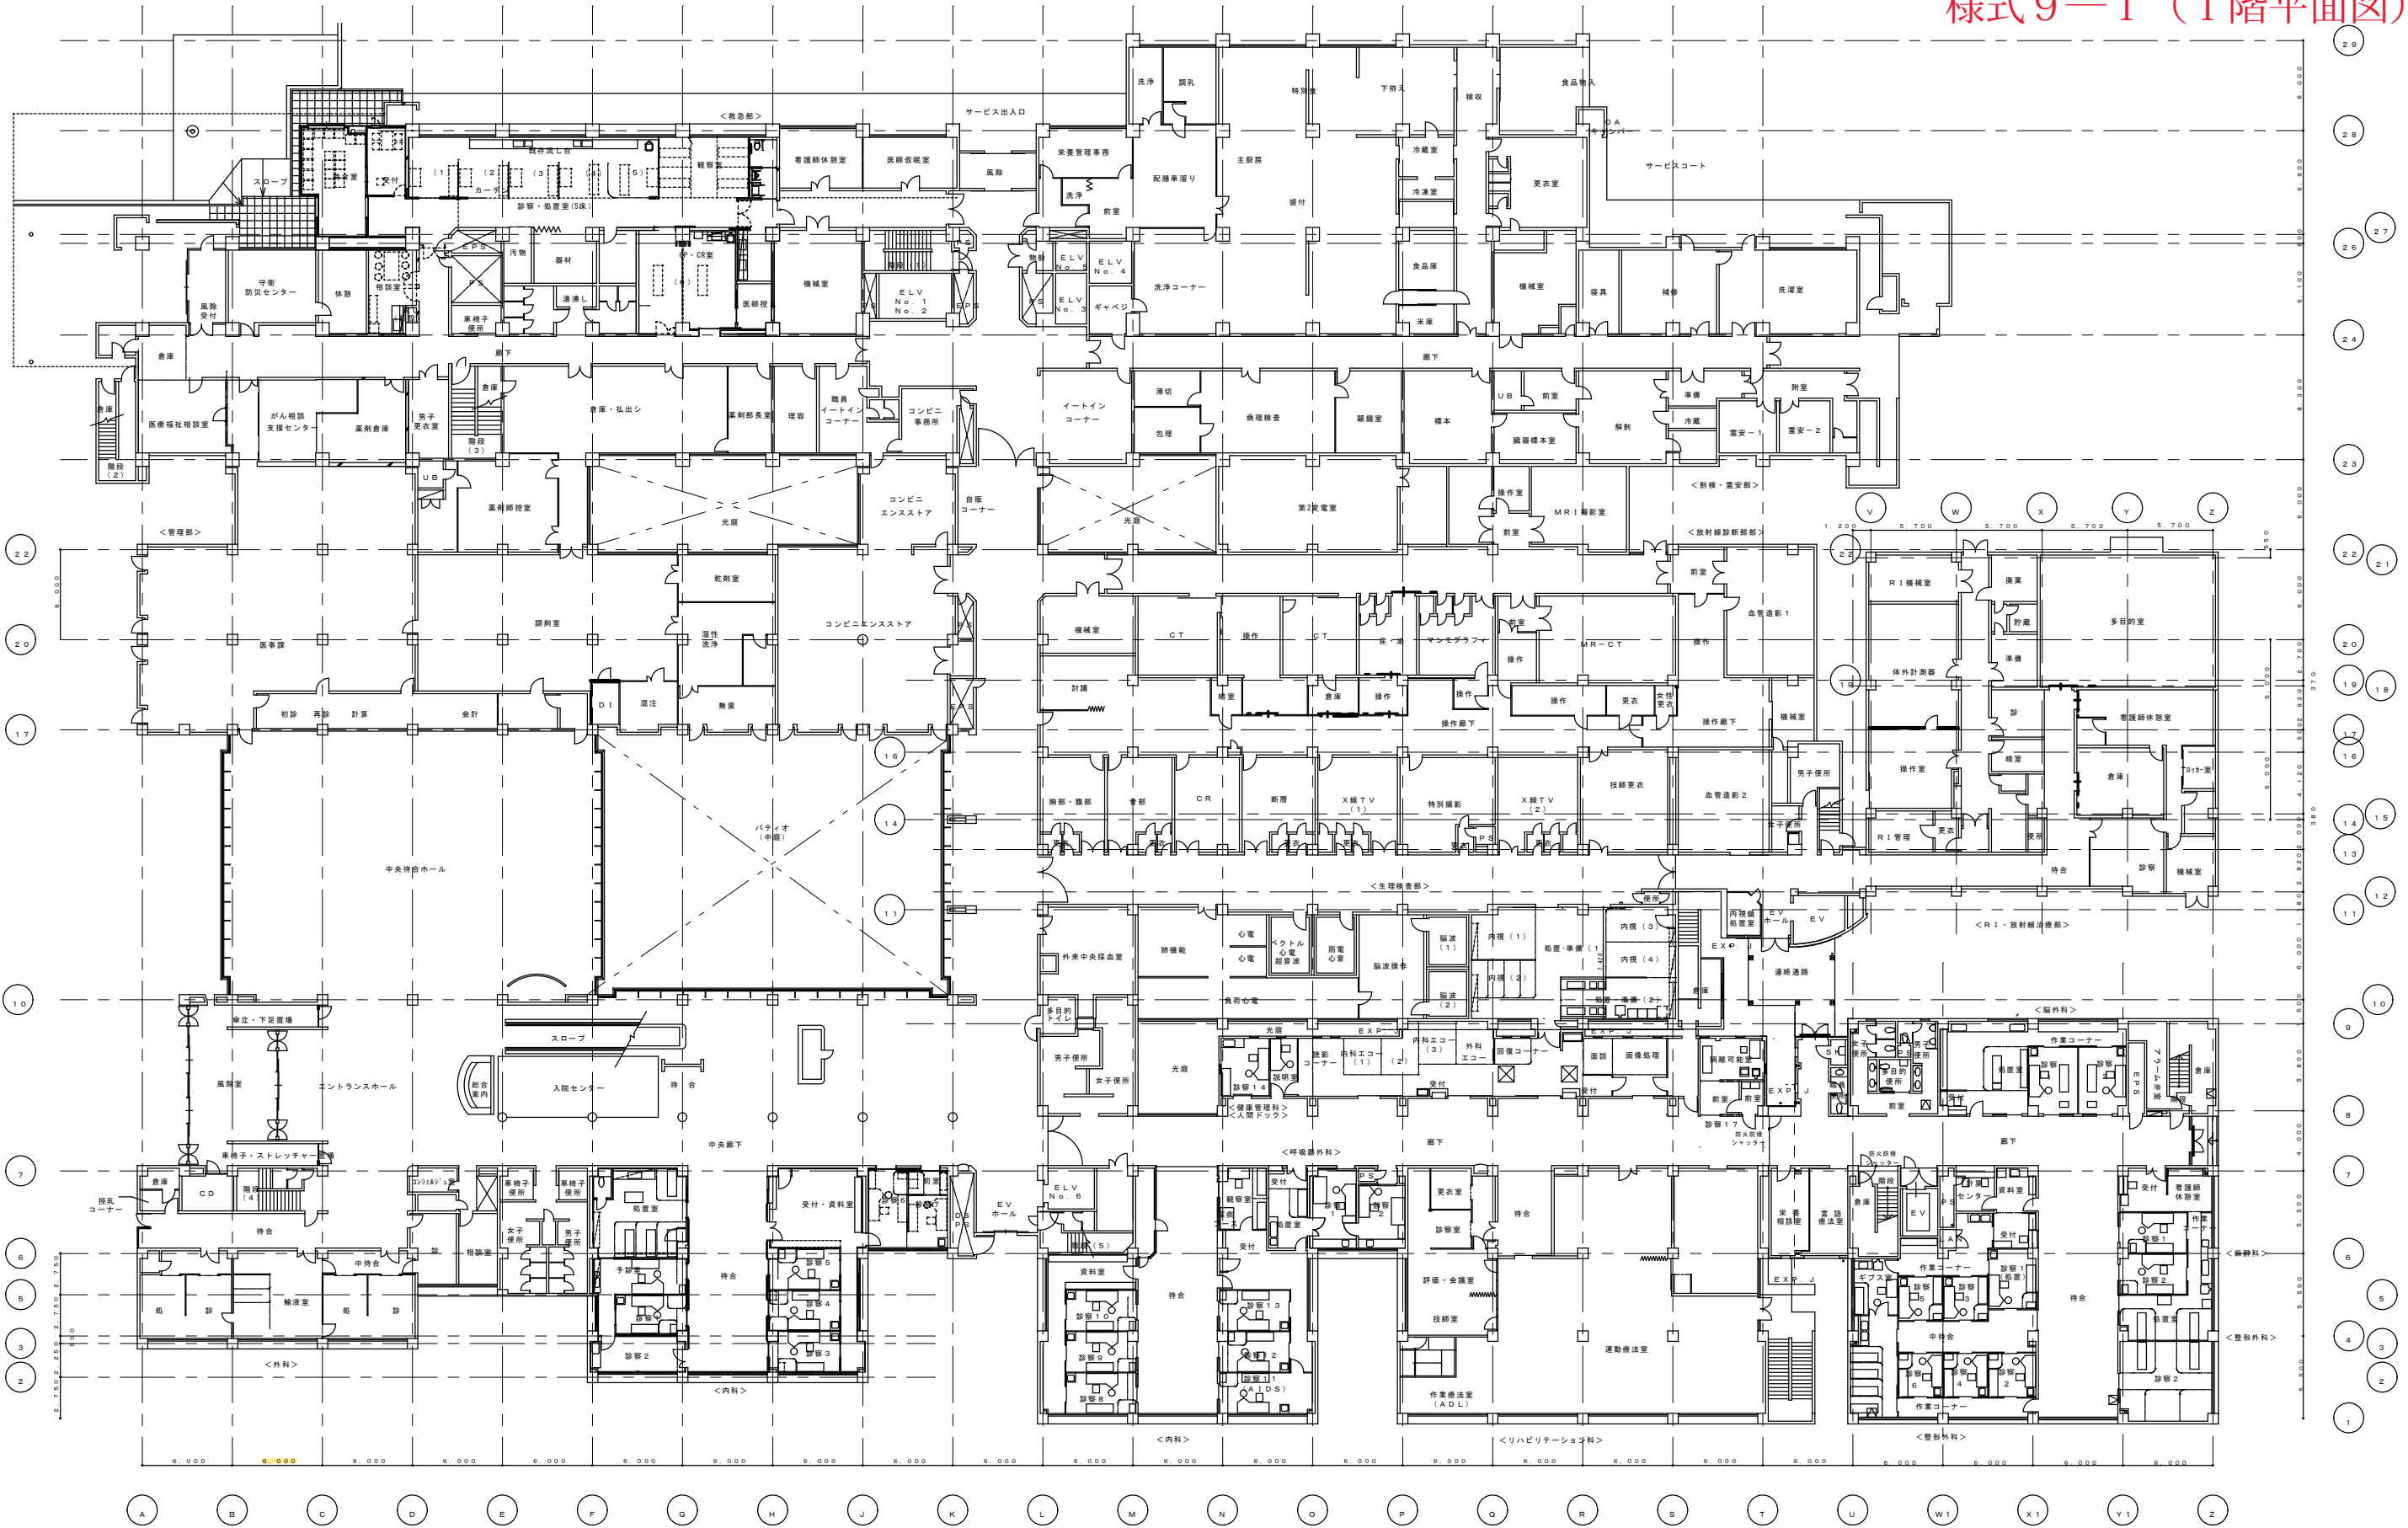

H28.5.26：言語療法室→栄養相談室、栄養相談室→言語療法室				設計番号		施設名称		種別	
H29.3.1：がん相談支援センター、相談室→がん相談支援センター、医療福祉相談室ユニット撤去				図書名称		1階平面図		縮尺	
H30.12.28：体外計測室→体外計測室・操作室				校閲		担当		作成	
H31.2.28：産・泌尿器室の廊下からと操作室からの出入りロドアを片開き戸から片引き戸に変更、操作室をパーティションで間仕切り				校閲		作成		作成日	
R4：麻酔科 回復室を眼科 術後控室に 放射線治療室のリフト・計画操作・シミュレーション室を多目的・看護師休憩室・倉庫・ロビーに								通し番号	
								2022.11	
								1	


受信機の配置図
様式9-2 (2階平面図)

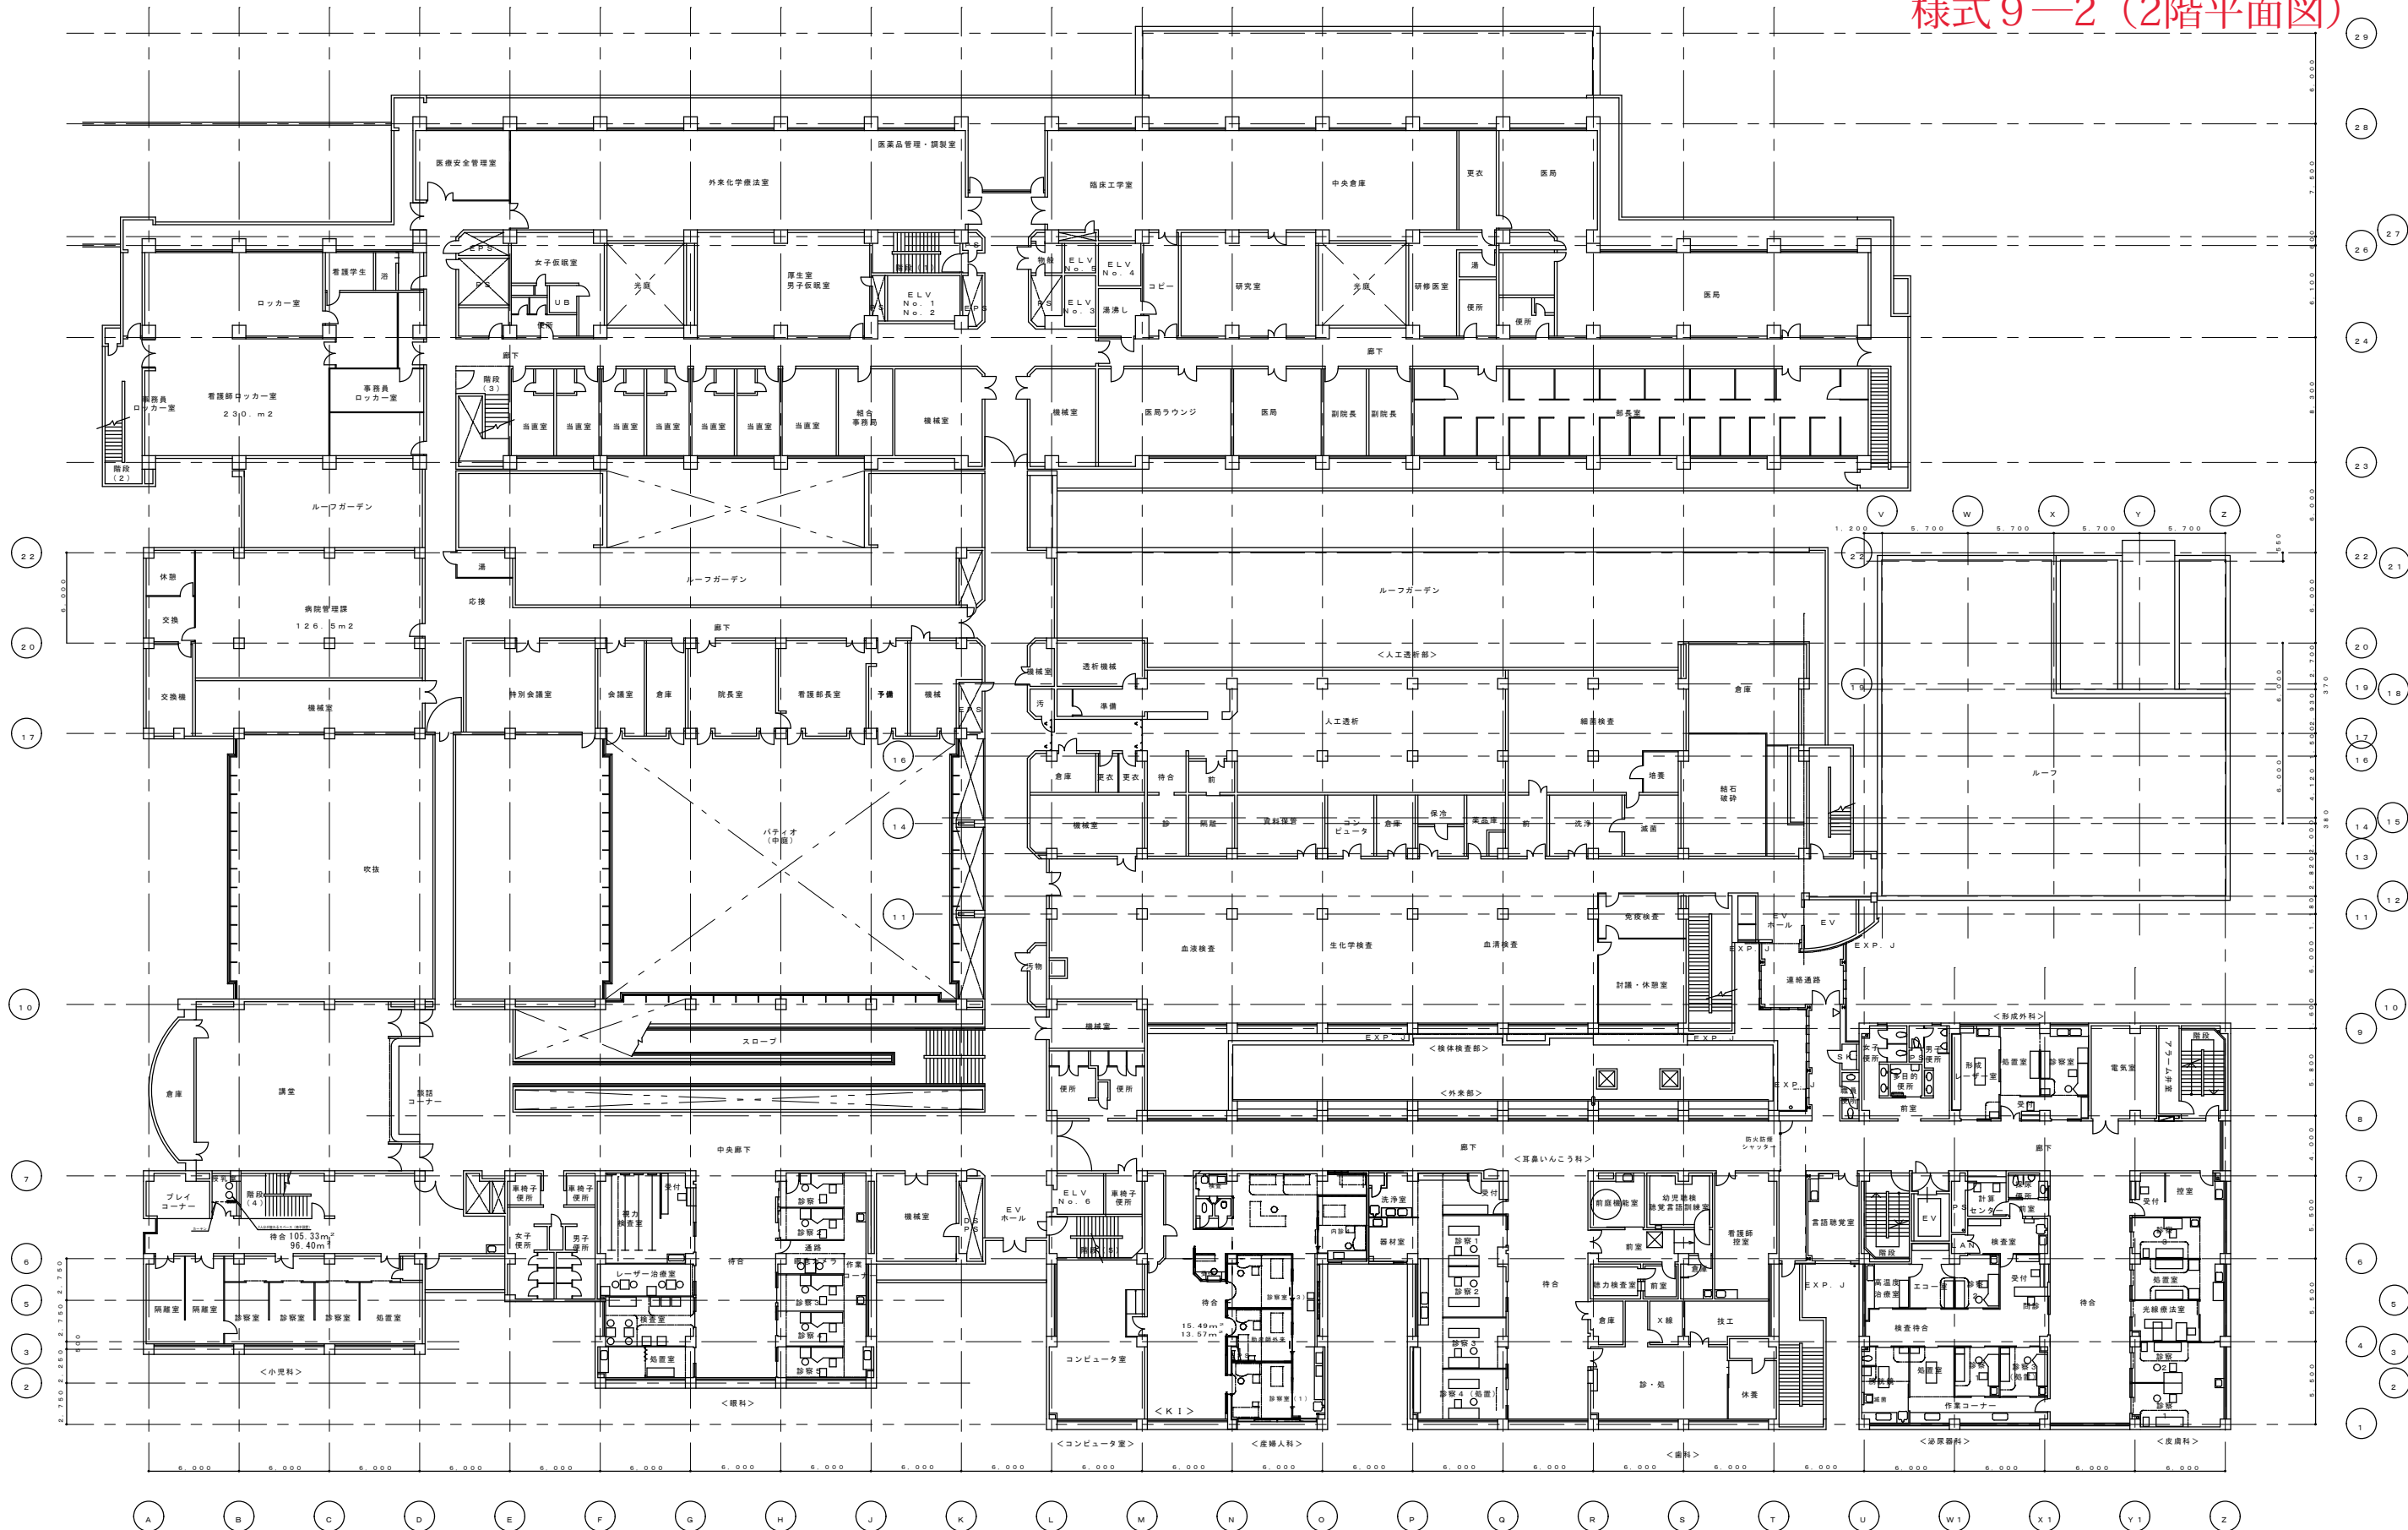

R1.9.2: 在宅支援室→言語聴覚室、名誉医院長室→会議室、事務局長室→倉庫
R2.3.24: 授乳室→計測室、倉庫→授乳室


図名	2階平面図	縮尺	1/300 (A2)	通し番号	2
校閲	担当	作成	作成日		
			2021.10		

受信機の配置図
様式9-3 (3階平面図)

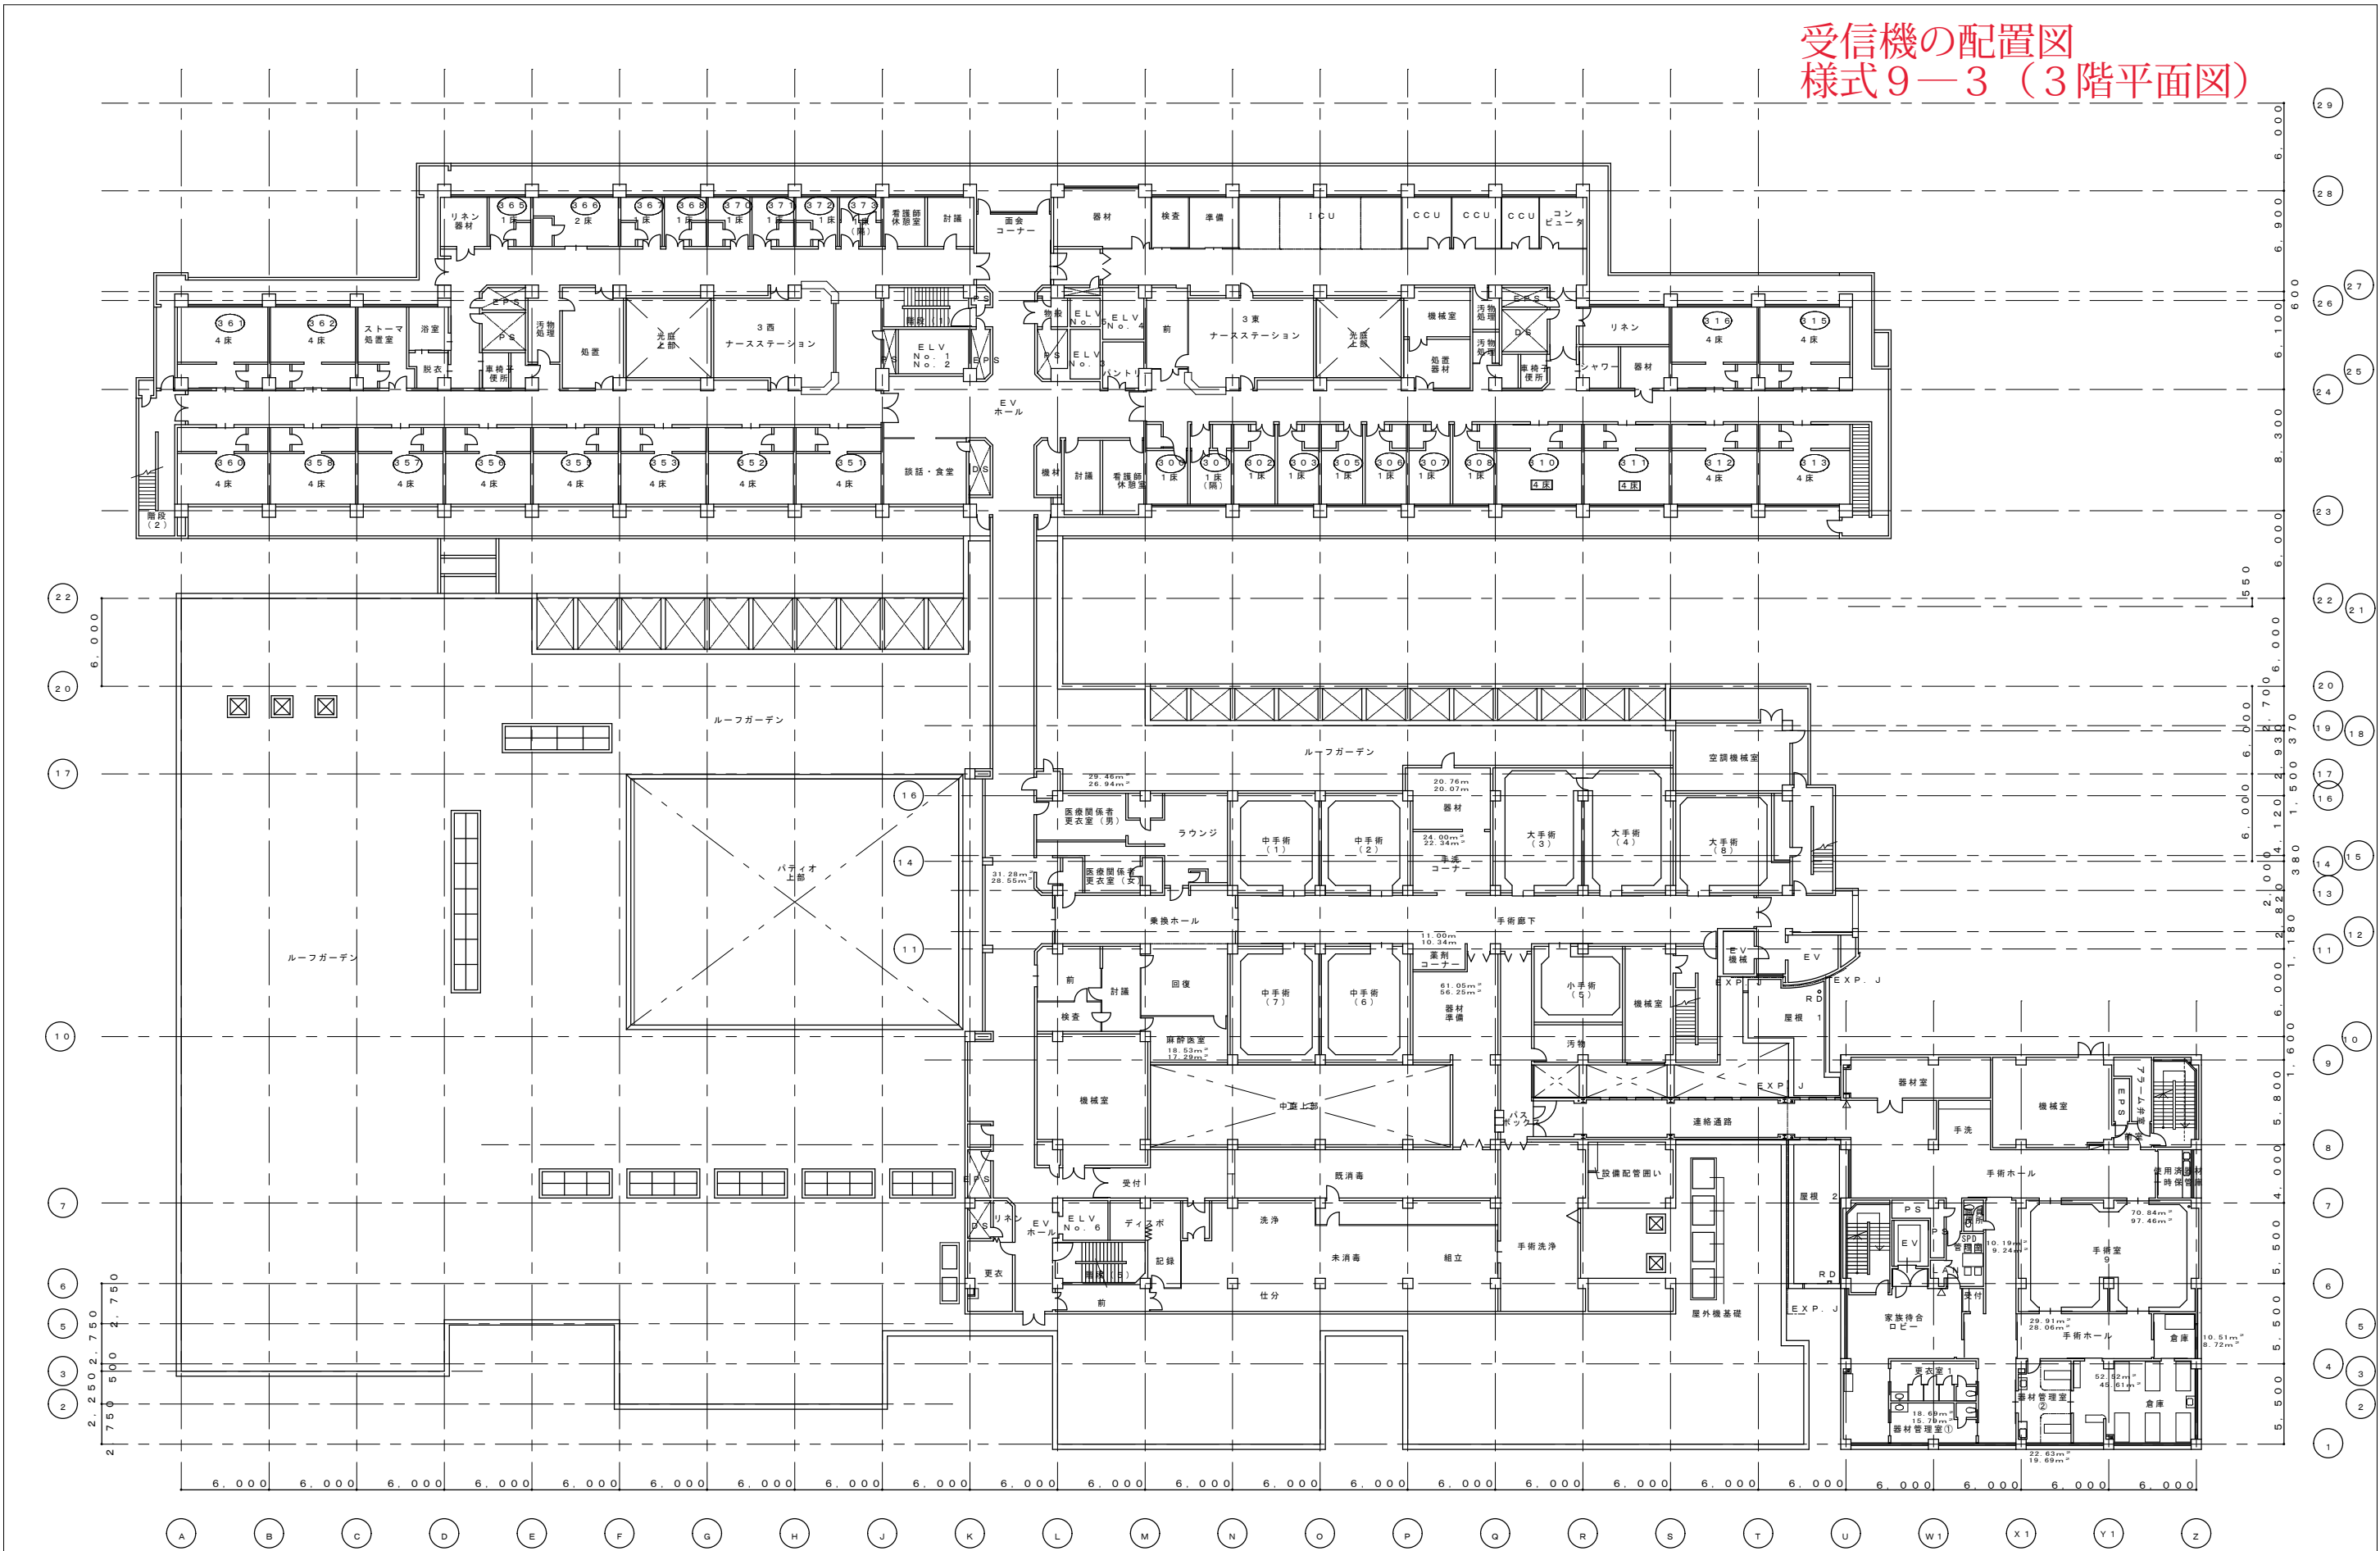


H28.4.8：310,311,366号室を3床から2床に				設計番号		施設名称		種別	
R4 310,311号室を4床に				図書名称		3階平面図		縮尺	
				校閲		担当		作成	
								作成日	
								2022.11	
								通し番号	
								3	

受信機の配置図
様式9ー4（4階平面図）

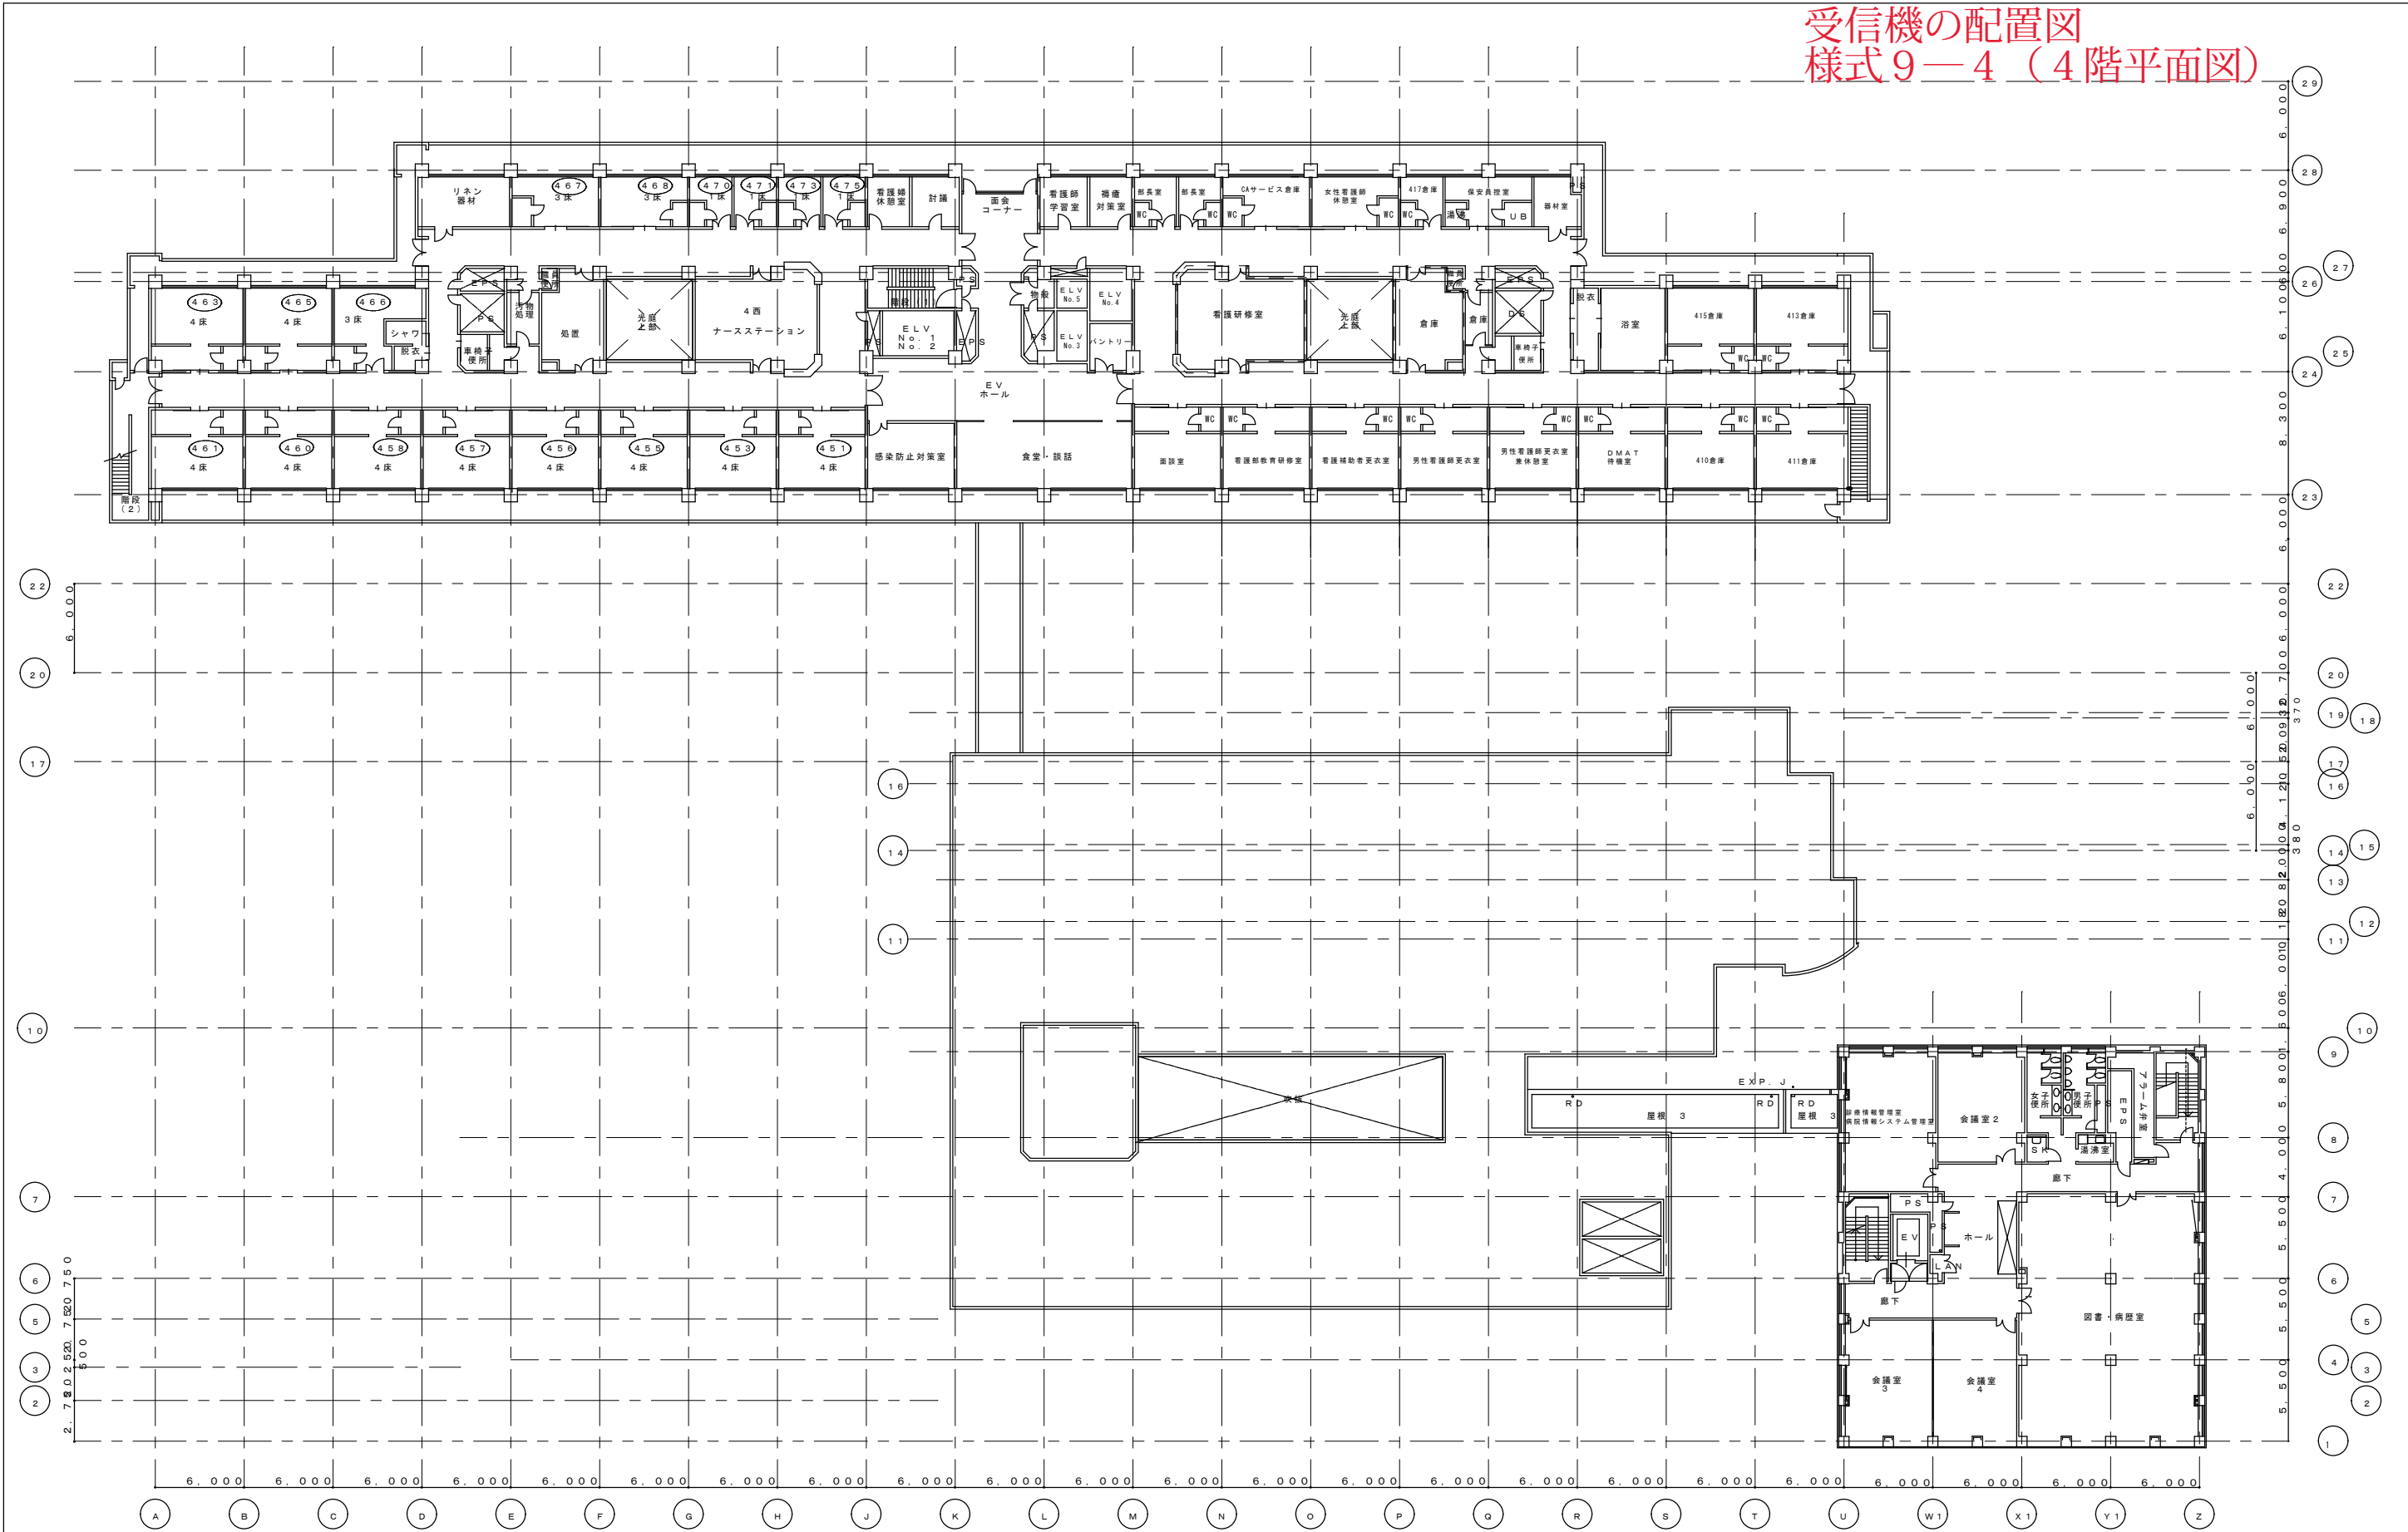


H28.3.23：401.403号室→男性更衣室、405号室→405会議室、406号室→406会議室、407号室→407会議室、408号室→408倉庫、410号室→410倉庫、411号室→411倉庫、413号室→413倉庫、416号室→保安員控室、417号室→417倉庫、418号室→女性看護師休憩室、430号室→430機材室、431号室→431会議室、433号室→433会議室、看護師休憩室→褥瘡対策室、討議室→看護師学習室、リネン器材室→器材室、ナースステーション→研修室・実習室、処置器材室→会議室				設計番号		施設名称		種別	
R1.9.2：男性更衣室→面談室、男性更衣室→看護部教育研修室、405会議室→看護補助者更衣室、406会議室→男性看護師更衣室、407会議室→男性看護師更衣室兼休憩室、408倉庫→DMAT倉庫、403器材室→CAサービス倉庫、431会議室→部長室、433会議室→部長室、会議室→倉庫、汚物処理→倉庫				図書名称		4階平面図		縮尺	
				校閲		担当		作成	
								作成日	
								2023.04	
								通し番号	
								4	

受信機の配置図
様式9—5（5・6階平面図）

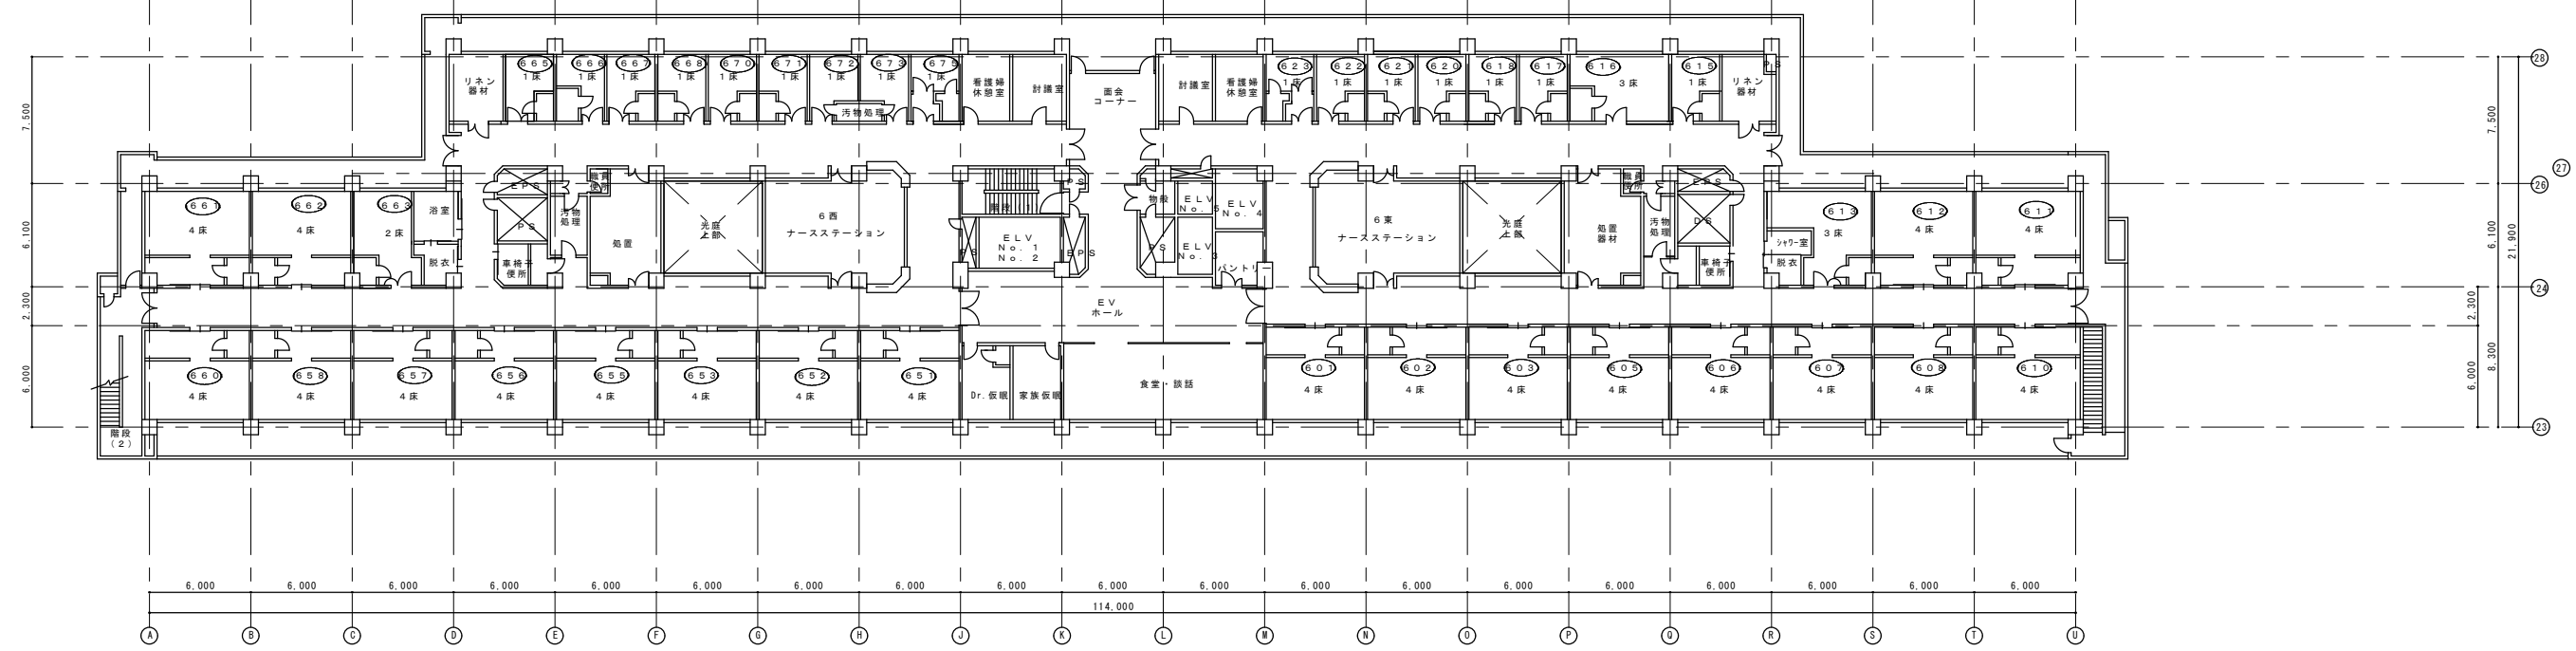





6階平面図

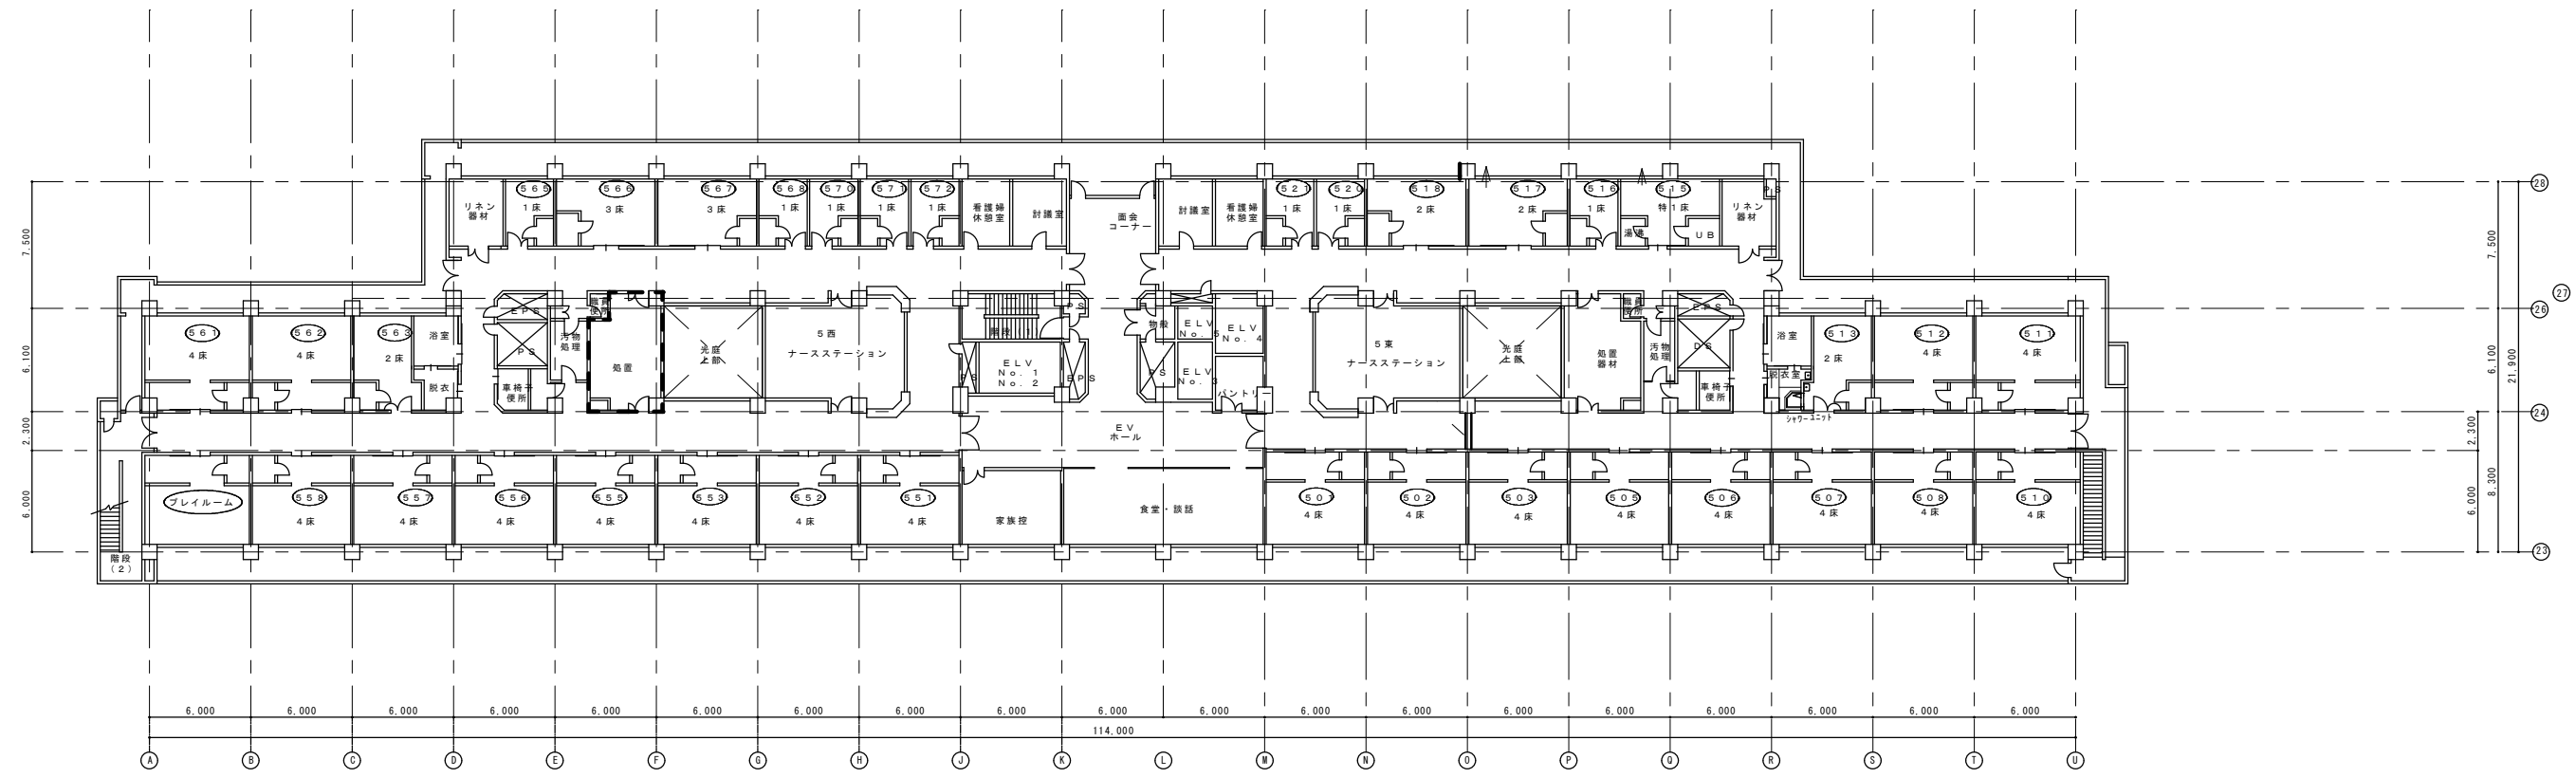

5階平面図

H28.4.8：5階 560号室→ブレイルーム、566, 567, 517, 518号室を3床から2床に	設計番号 施設名称 沼津市立病院 図書名称 5・6階平面図 縮尺 1/300 (A2) 校閲 担当 作成 作成日 2022.11 通し番号 5
R4：5階 513号室内にシャウユニットを 東側病棟の車椅子便所と脱衣所間に親子扉付間仕切壁を 汚物室北側に間仕切壁を ナースステーション北西側に間仕切壁を設置	

受信機の配置図
様式9－6（7-8(PH)階平面図）

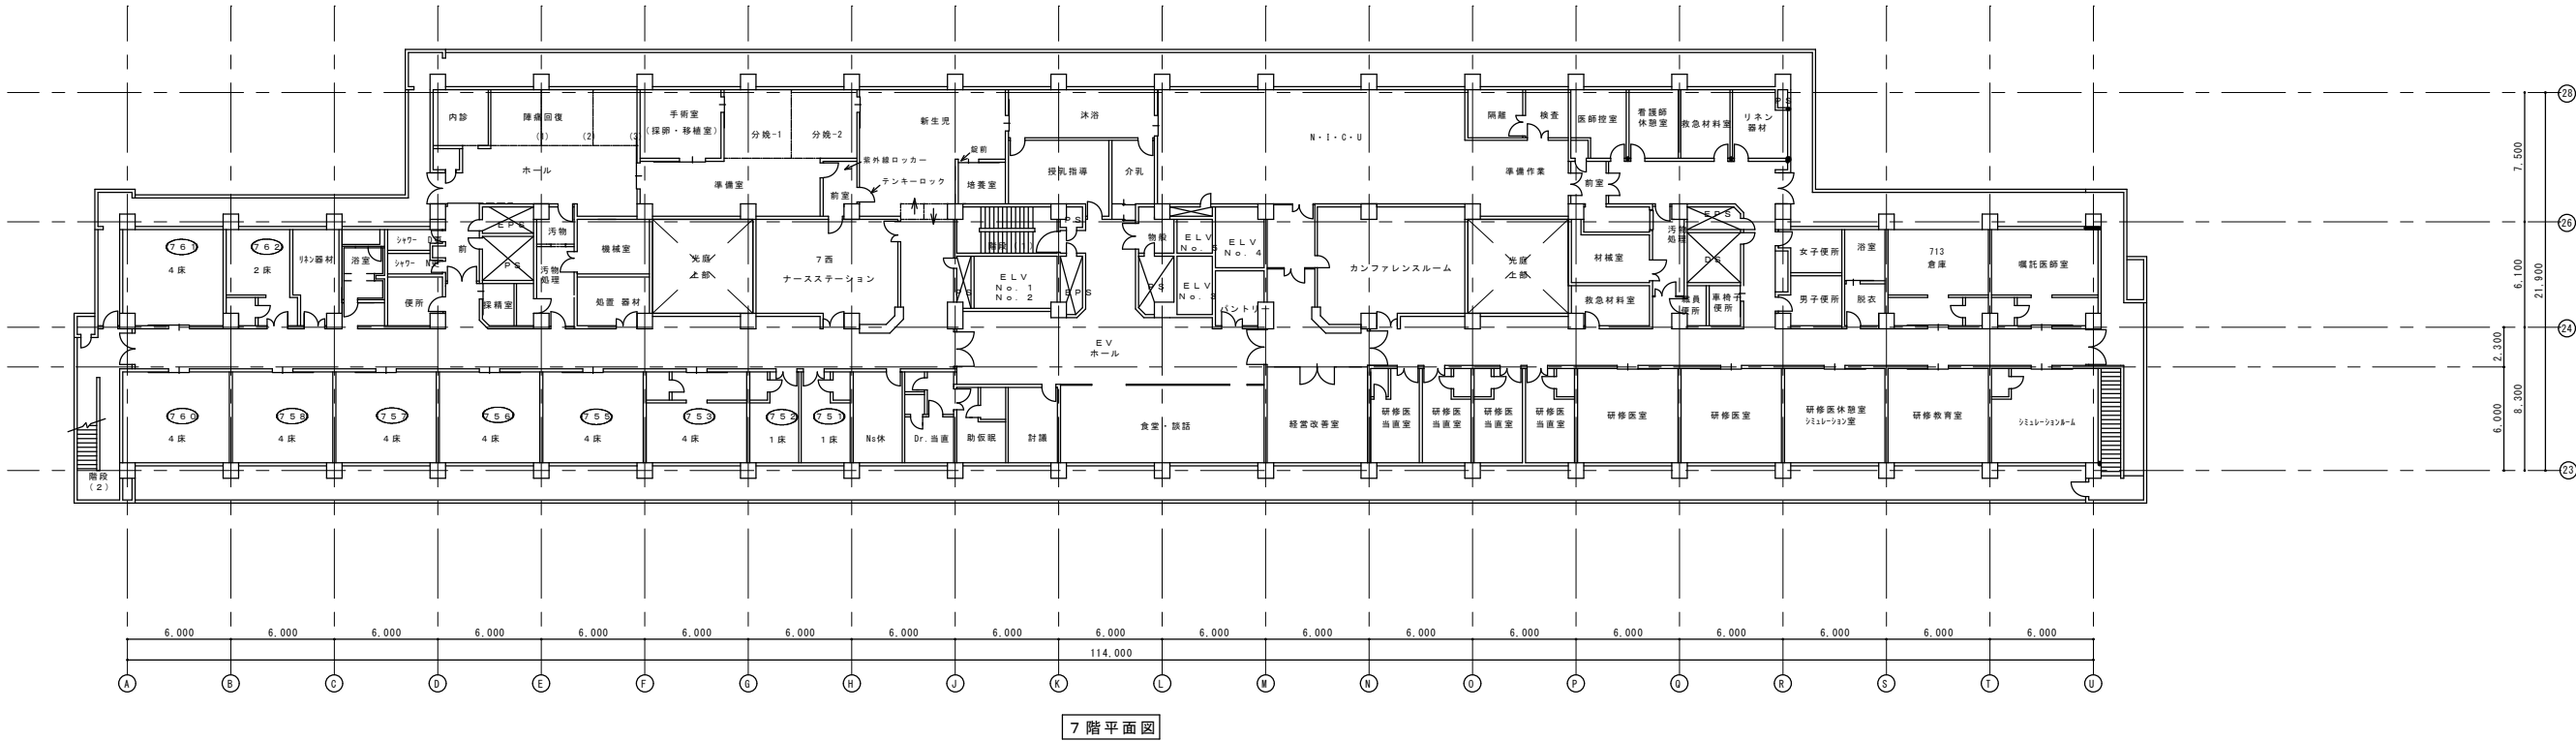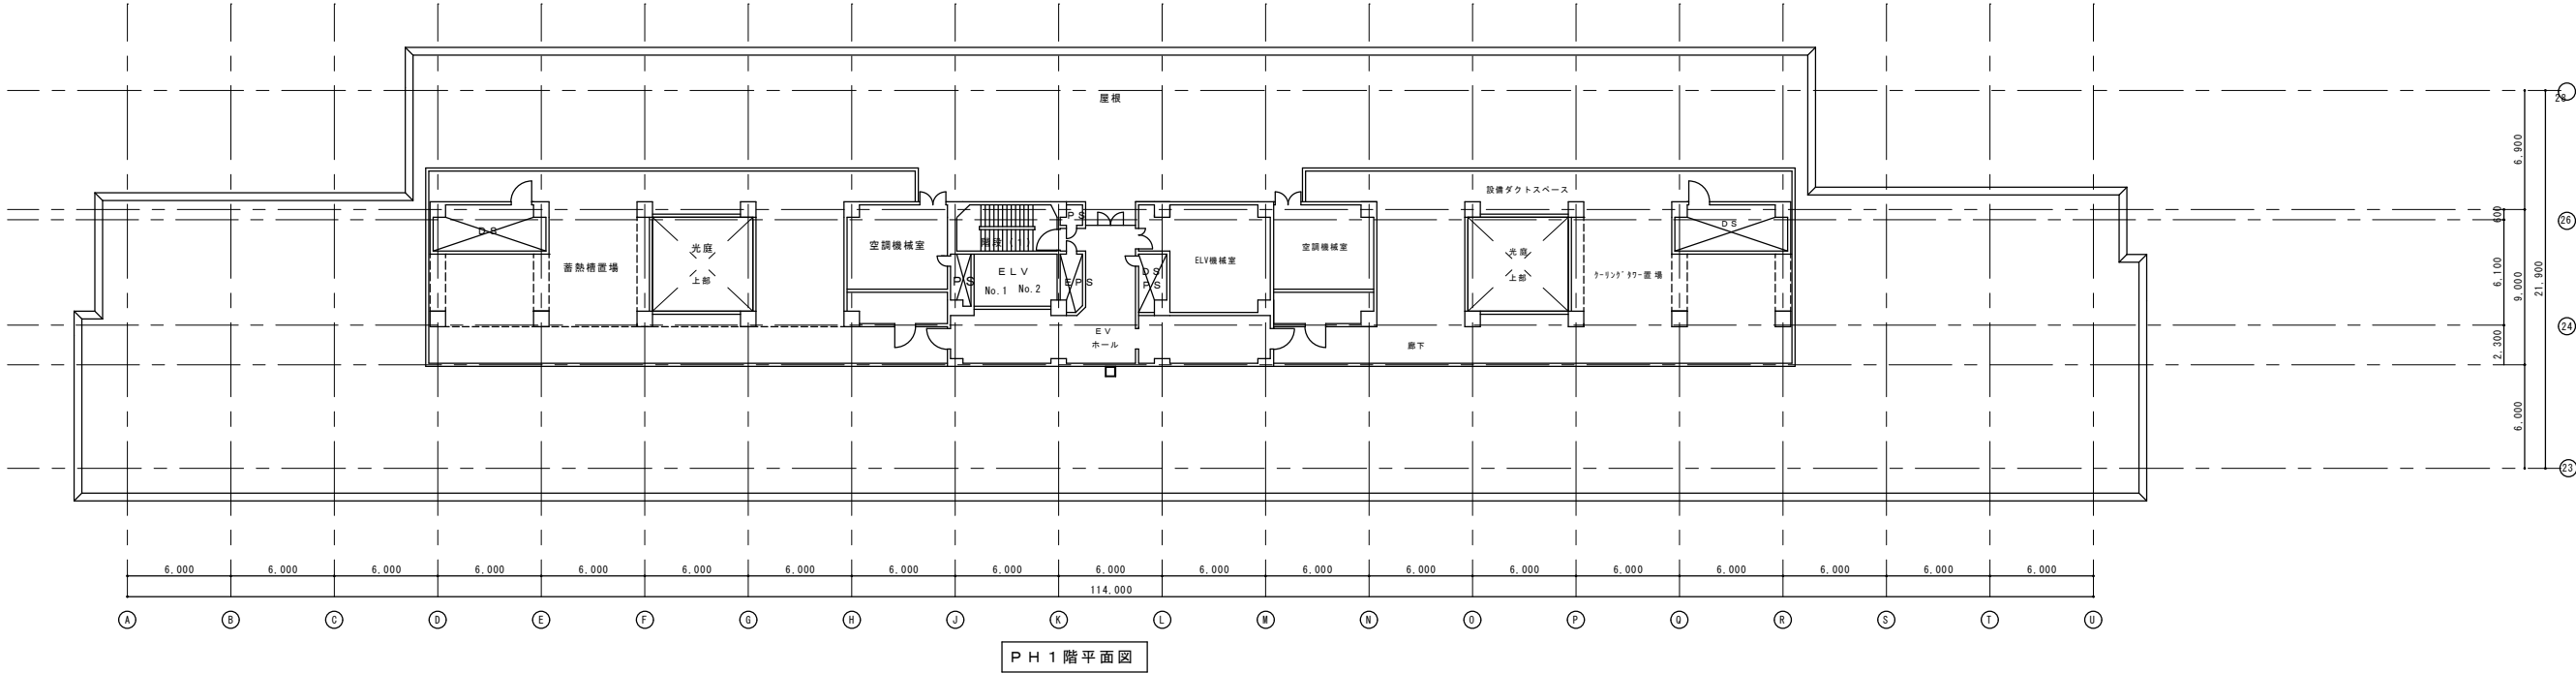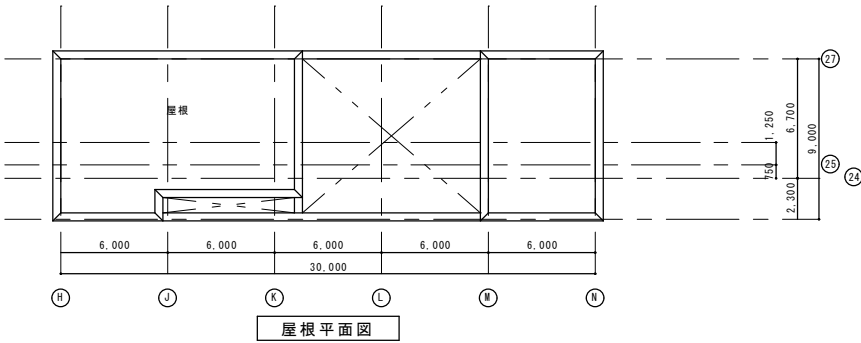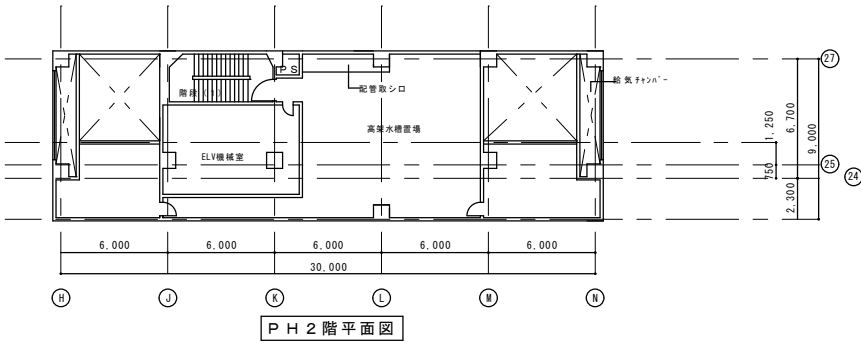

H28.3.23：7階東廊下に防犯扉設置
H28.4.8：7階 755,756,757,758,760,761号室を6床から4床に
H30.9.28：7階 ナースステーション・カンファレンスルーム、ブレイクーム経営改善室、701,702,703,705号室→研修医当直室、706号室→研修教育室、707,708号室→研修医室、710号室→部長室、711号室→看護師休憩室、712号室→研修医休憩室、713号室→倉庫、家族控室→救急材料室、 討議室→救急材料室
R1.9.2：7階 部長室→研修医休憩室・シミュレーション室、看護師休憩室→倉庫、研修医休憩室→嘱託医師室
R4：NICUを11床に

設計番号	施設名称	沼津市立病院	備考
図書名称	7・8階平面図	縮尺	1/300(A2)
校閲	担当	作成	作成日
			2022.11
			通し番号
			6